
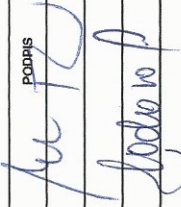
 



**OBJAŚNIENIA**

- instalacja kanalizacji sanitarnej prowadzona nad posadzką
- instalacja wody zimnej

 <b>BIURO USŁUG BUDOWLANO-ARCHYTEKTONICZNYCH MGR INŻ. ARCH. KATARZYNA DĄBROWSKA-MARSZAŁ</b> ul. Ziemowita 61, 61-063 Poznań	
INWESTOR:	<b>PARK NARODOWY "BORY Tucholskie"</b> ul. Długa 33, 89-606 Choczajkowy
TEMAT:	<b>OŚRODEK DYDAKTYCZNO-MUZEALNY W OSADZIE SŁUŻBOWEJ PNBT W MIEJSCOWOŚCI CHOCIŃSKI MŁYN</b>
OBIEKT:	<b>PROJEKT REMONTU BUDYNKU INWENTARSKIEGO</b>
BRANŻA:	INSTALACJE SANITARNE
PRZEDMIOT RYSUNKU:	<b>RZUT</b>
PROJEKTOWAŁ	IMIE I NAZWISKO mgr inż. Maria Przewoźnik
OPRACOWAŁ	NR UPRAWNIENIA BUDOWLANYCH 28386; 36277/PW
SPRAWDZIŁ	OPRACOWAŁ mgr inż. Ewa Wdowiak
SPRAWDZIŁ	SPRAWDZIŁ 206184/PW
SKALA:	1:100
DATA:	03. 2005
NR. RYSUNKU:	1

Podpis  
  
 Podpis  



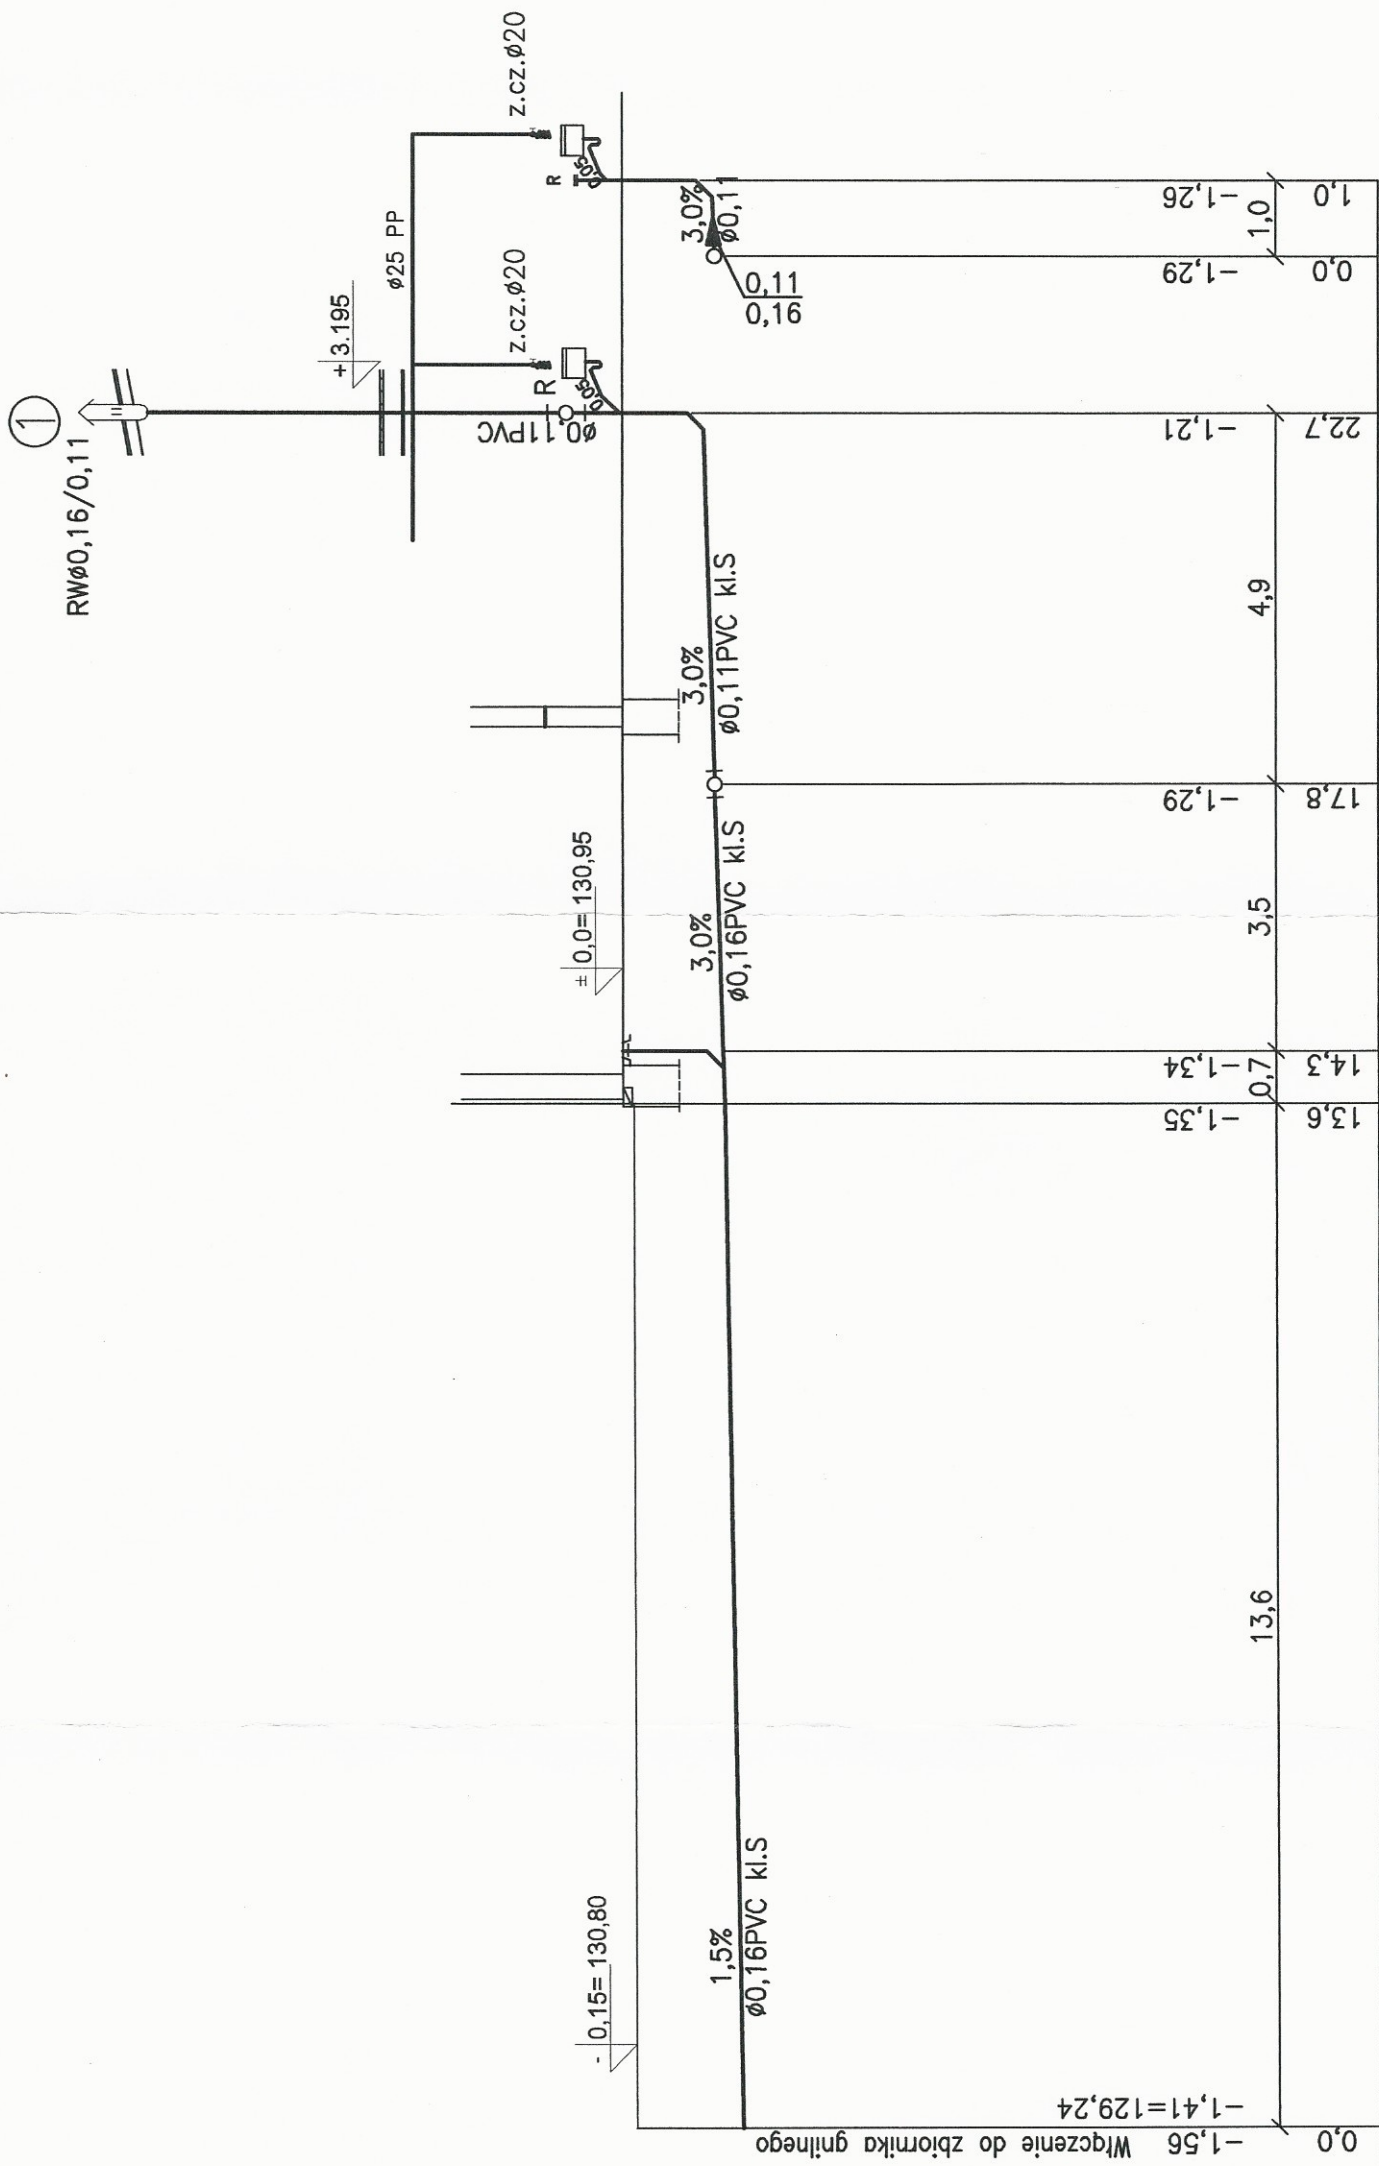


p.p. -10,0 m

R 1 1



BIURO USŁUG BUDOWLANO-ARCHYTEKTONICZNYCH MGR INŻ. ARCH. KATARZYNA DĄBROWSKA-MARSZAŁ  
ul. Ziemowita 61, 61-063 Poznań

INWESTOR: PARK NARODOWY "BORY Tucholskie" ul. Długa 33, 89-606 Charzykowy

TEMAT: OŚRODEK DYDAKTYCZNO-MUZEALNY W OSADZALNI W MIEJSCOWOŚCI CHOĆCIŃSKI MŁYN

OBIEKT: PROJEKT REMONTU BUDYNKU INWENTARSKIEGO

BRANŻA: INSTALACJE SANITARNE

PRZEDMIOT RYSUNKU: ROZWIINIĘCIE INSTALACJI WOD-KAN

IMIĘ I NAZWISKO: NR UPRAWNIEN BUDOWLANYCH

PROJEKTOWAŁ: mgr inż. Maria Przewoźniak 283/66; 36277/PW

OPRACOWAŁ: 209/68/PW

SPRAWDZIŁ: mgr inż. Ewa Wiciwół

SKALA: 1: 100

DATA: 03. 2005

NR. RYSUNKU: 2

Handwritten signatures and initials.